


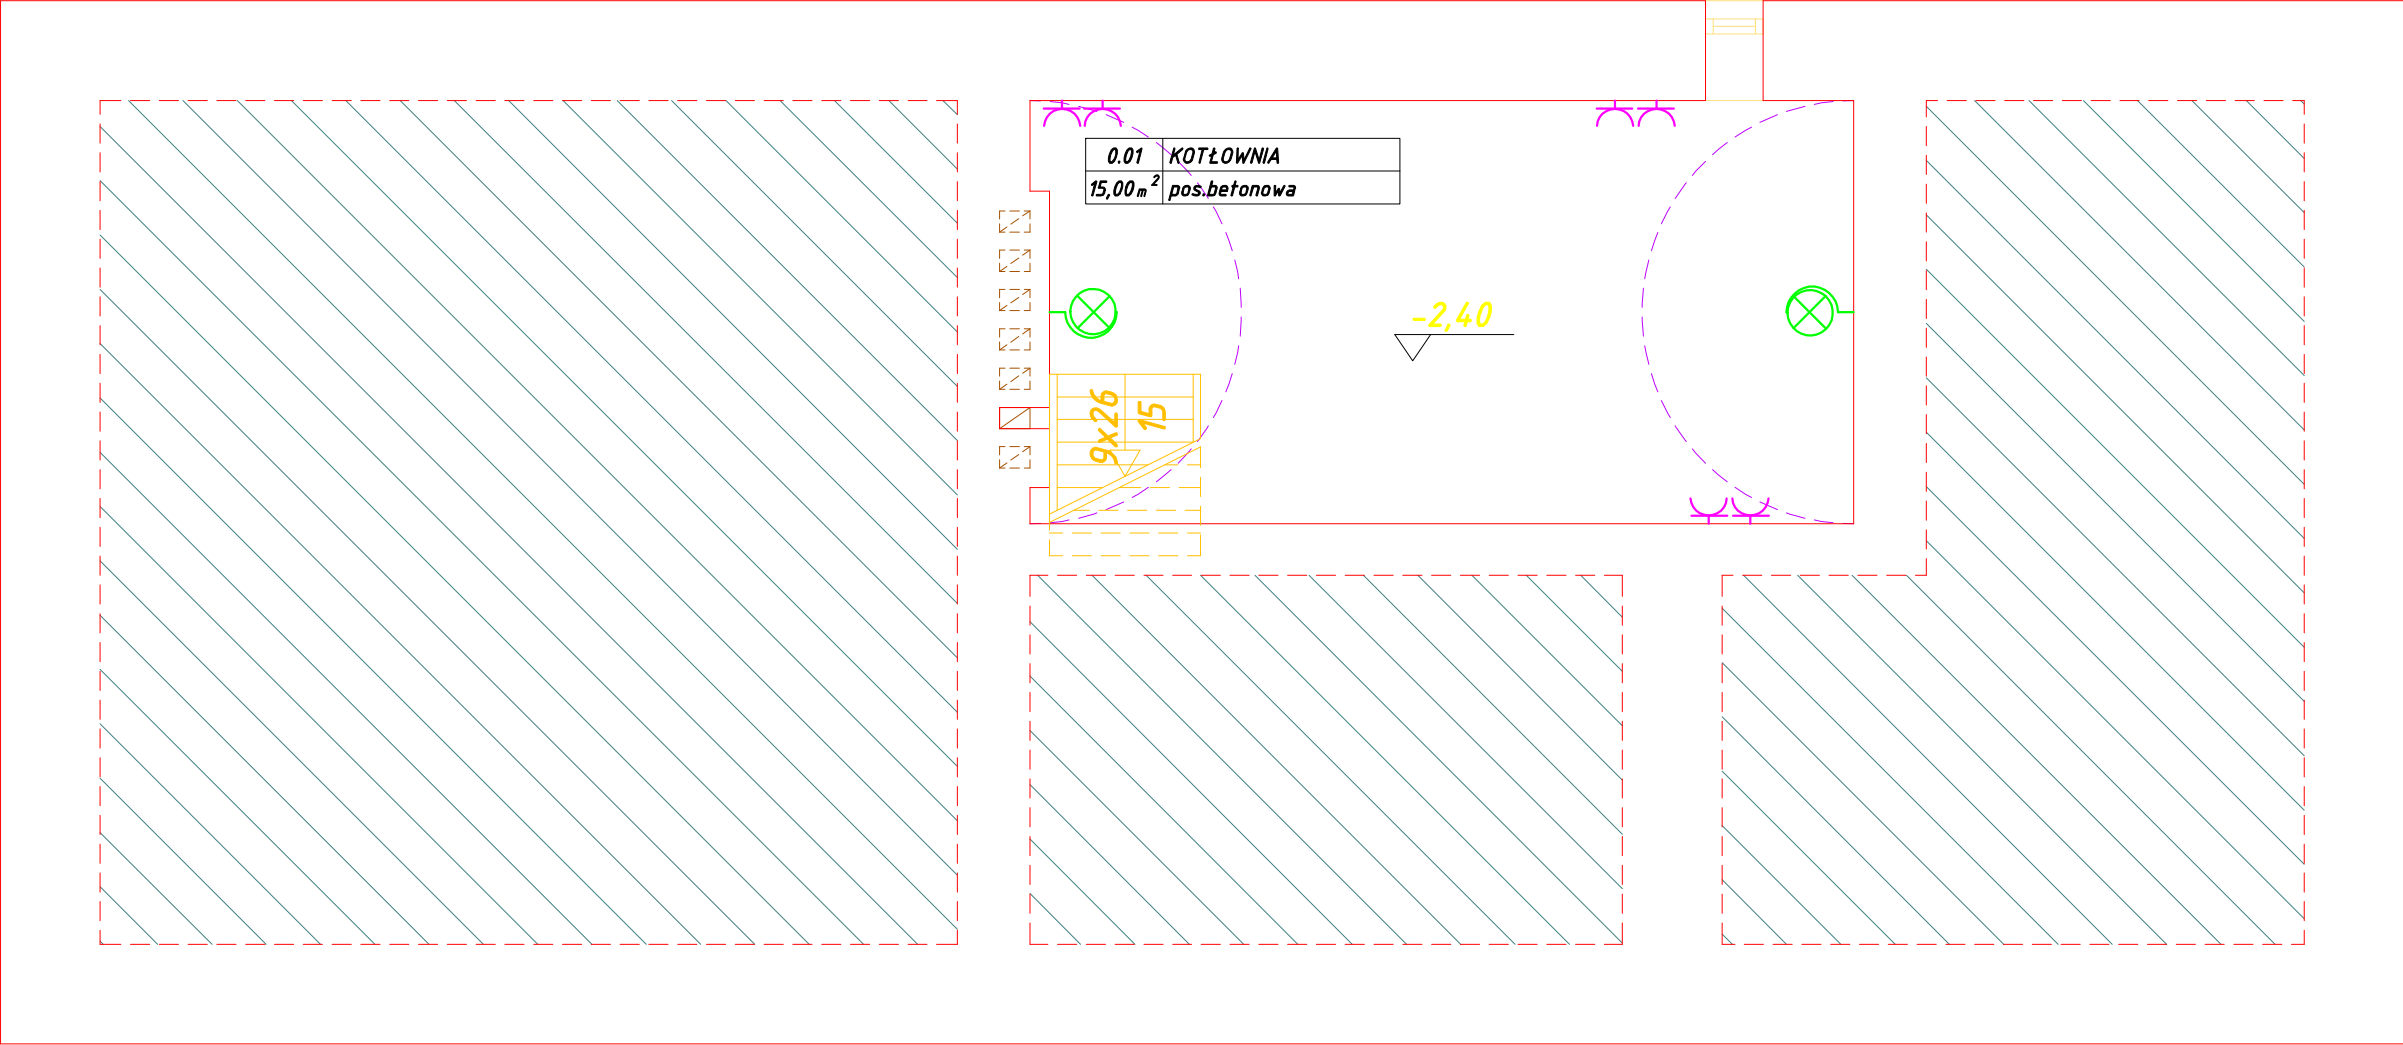

UKŁAD SIECIOWY TN–S
SAMOCZYNNNE WYŁĄCZENIE ZASILANIA

ZESTAWIENIE POWIERZCHNI POMIESZCZEŃ PARTERU

NR	NAZWA POM.	POW. m ²	POSADZKA
0.01	KOTŁOWNIA	15,00	POD. BETONOWA

powierzchnia użytkowa = 15,00m²
piwnic

UWAGA:
WYMIARY SPRAWDZIĆ NA BUDOWIE

temat: Projekt budowlany remontu konserwatorskiego oraz adaptacji na punkt informacji turystycznej Domu Kata w Paczkowie, pow. Nysa		adres budowy: ul. Wojska Polskiego 23, 48-370 Paczków, gm. Paczków, pow. Nysa działka nr 1067, 1068/4		
INWESTOR: Urząd Miejski w Paczkowie, ul. Rynek 1, 48-370 Paczków				
rysunek: RZUT PIWNIC		skala: 1:50	nr rys.: E-1	data: 10.2008
INSTALACJE ELEKTRYCZNE				
PROJEKTANT: mgr. Inż. Elżbieta Dąbrowska nr upr. 501/88/UW		SPRAWDZAJĄCY: Inż. Roman Jaworski nr upr. 274/79/WBPP		
OPRACOWAŁ: mgr inż. Dariusz Kaszewski				