


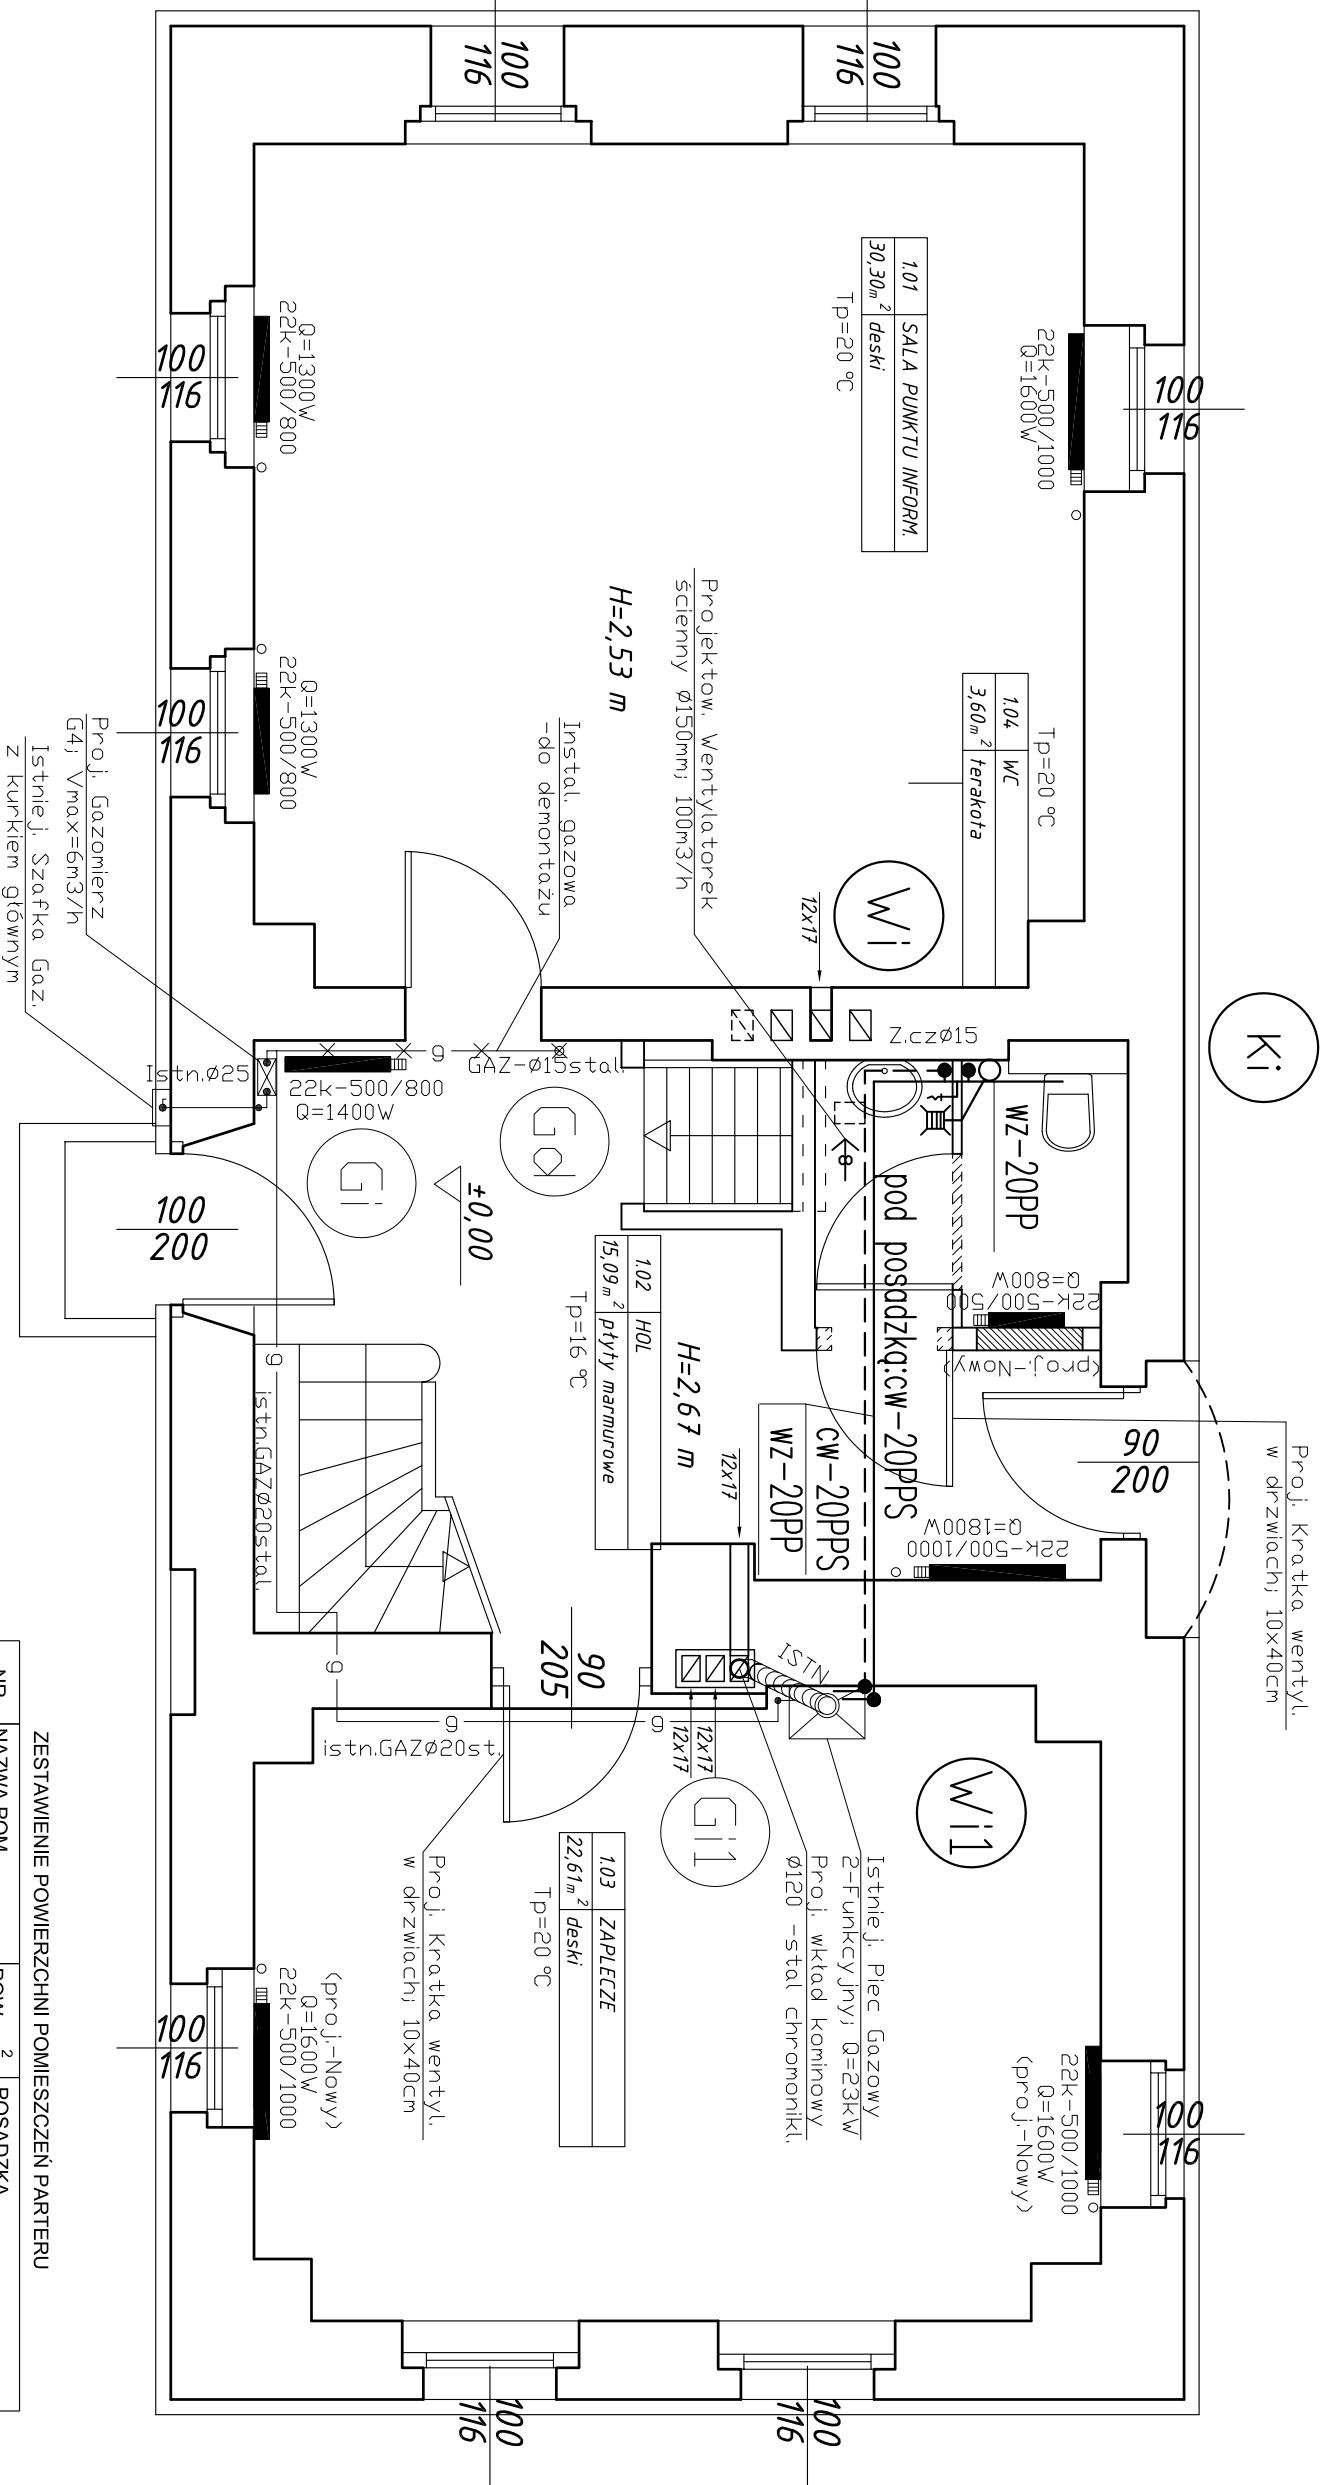

LEGENDA:

- instalacja wody zimnej
- instalacja ciepłej wody
- instal. kanalizacji sanitarnej
- Istn. instalacja gazowa
- UWAGA: - inst. c.o. rurowa jest zakryta
- Wi - pion instal. wodociągowej
- Ki - pion kanalizacji sanitarnej
- Gi - Istn. pion instal. gazowej
- ←8- - proj. wentylatorów ścienny

ZESTAWIENIE POWIERZCHNI POMIESZCZEN PARTERU			
NR	NAMAZWA POM.	POW. m ²	POSADZKA
1.01	SALA PUNKTU INFORM.	30.30	DESKI
1.02	HOL	15.09	PLYTY MARMUROWE ISTNIEACE
1.03	ZAPLECZE	22.61	DESKI
1.04	WC	3.60	TERAKOTA

powierzchnia użytkowa = 71,60m²
parteru

Temat: Projekt budowlany remontu konserwatorskiego oraz adaptacji na punkt informacji turystycznej Domu Kąta w Paczkowie, pow. Nysa		adres budowy: ul. Wojska Polskiego 23, 48-370 Paczków, gm. Paczków, pow. Nysa działka nr 1067, 1068/4	
INWESTOR: Urząd Miejski w Paczkowie, ul. Rynek 1, 48-370 Paczków			
rysunek: RZUT PARTERU - Instalacje Sanitarne		skala: 1:50	nr rys.: S-3
INSTALACJE SANITARNE:		data: 10.2008	
PROJEKTANT: Inż. Marian Tybel nr upr. 245/800WBPP		SPRAWDZAJĄCY: Inż. Władysław Rajczakowski nr upr. 249/70	