


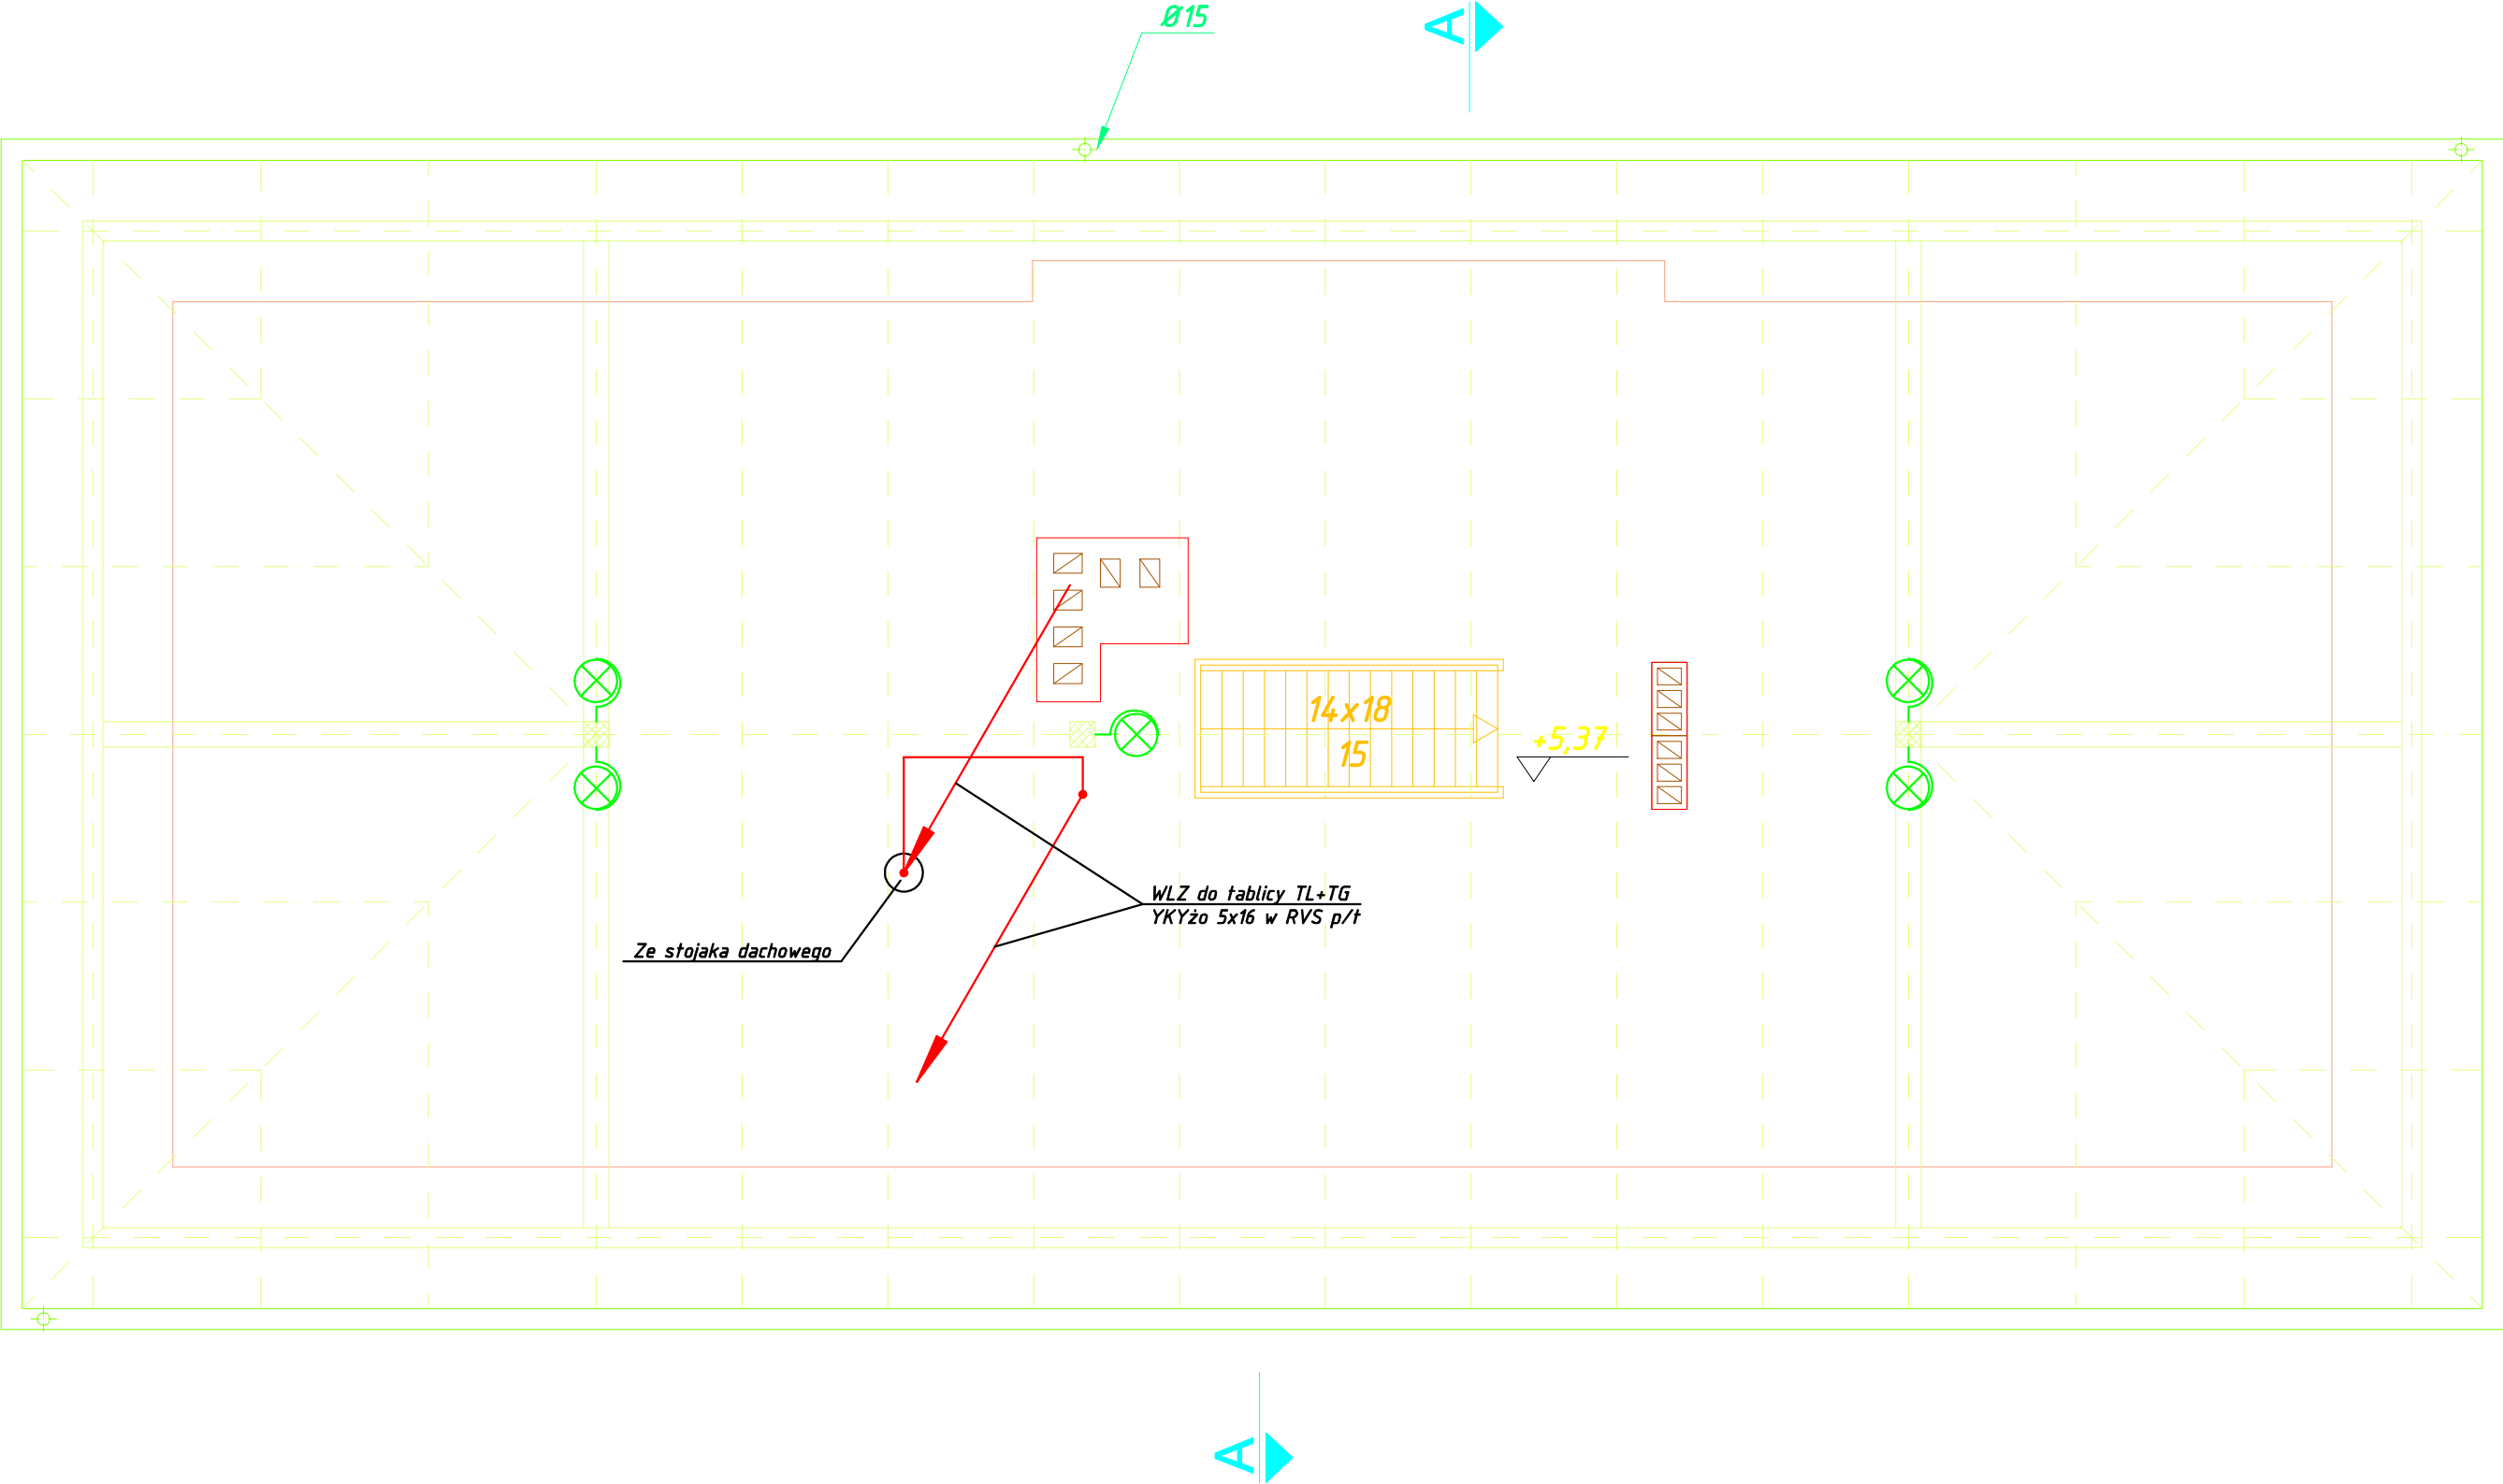

UKŁAD SIECIOWY TN-S
SAMOCZYNNNE WYŁĄCZENIE ZASILANIA

temat: Projekt budowlany remontu konserwatorskiego oraz adaptacji na punkt informacji turystycznej Domu Kata w Paczkowie, pow. Nysa		adres budowy: ul. Wojska Polskiego 23, 48-370 Paczków, gm. Paczków, pow. Nysa działka nr 1067, 1068/4		
INWESTOR: Urząd Miejski w Paczkowie, ul. Rynek 1, 48-370 Paczków				
rysunek: RZUT STRYCHU		skala: 1:50	nr rys.: E-4	data: 10.2008
INSTALACJE ELEKTRYCZNE				
PROJEKTANT: mgr. inż. Elżbieta Dąbrowska nr upr. 501/88/UW		SPRAWDZAJĄCY: inż. Roman Jaworski nr upr. 274/79/WBPP		
OPRACOWAŁ: mgr inż. Dariusz Kaszewski				