
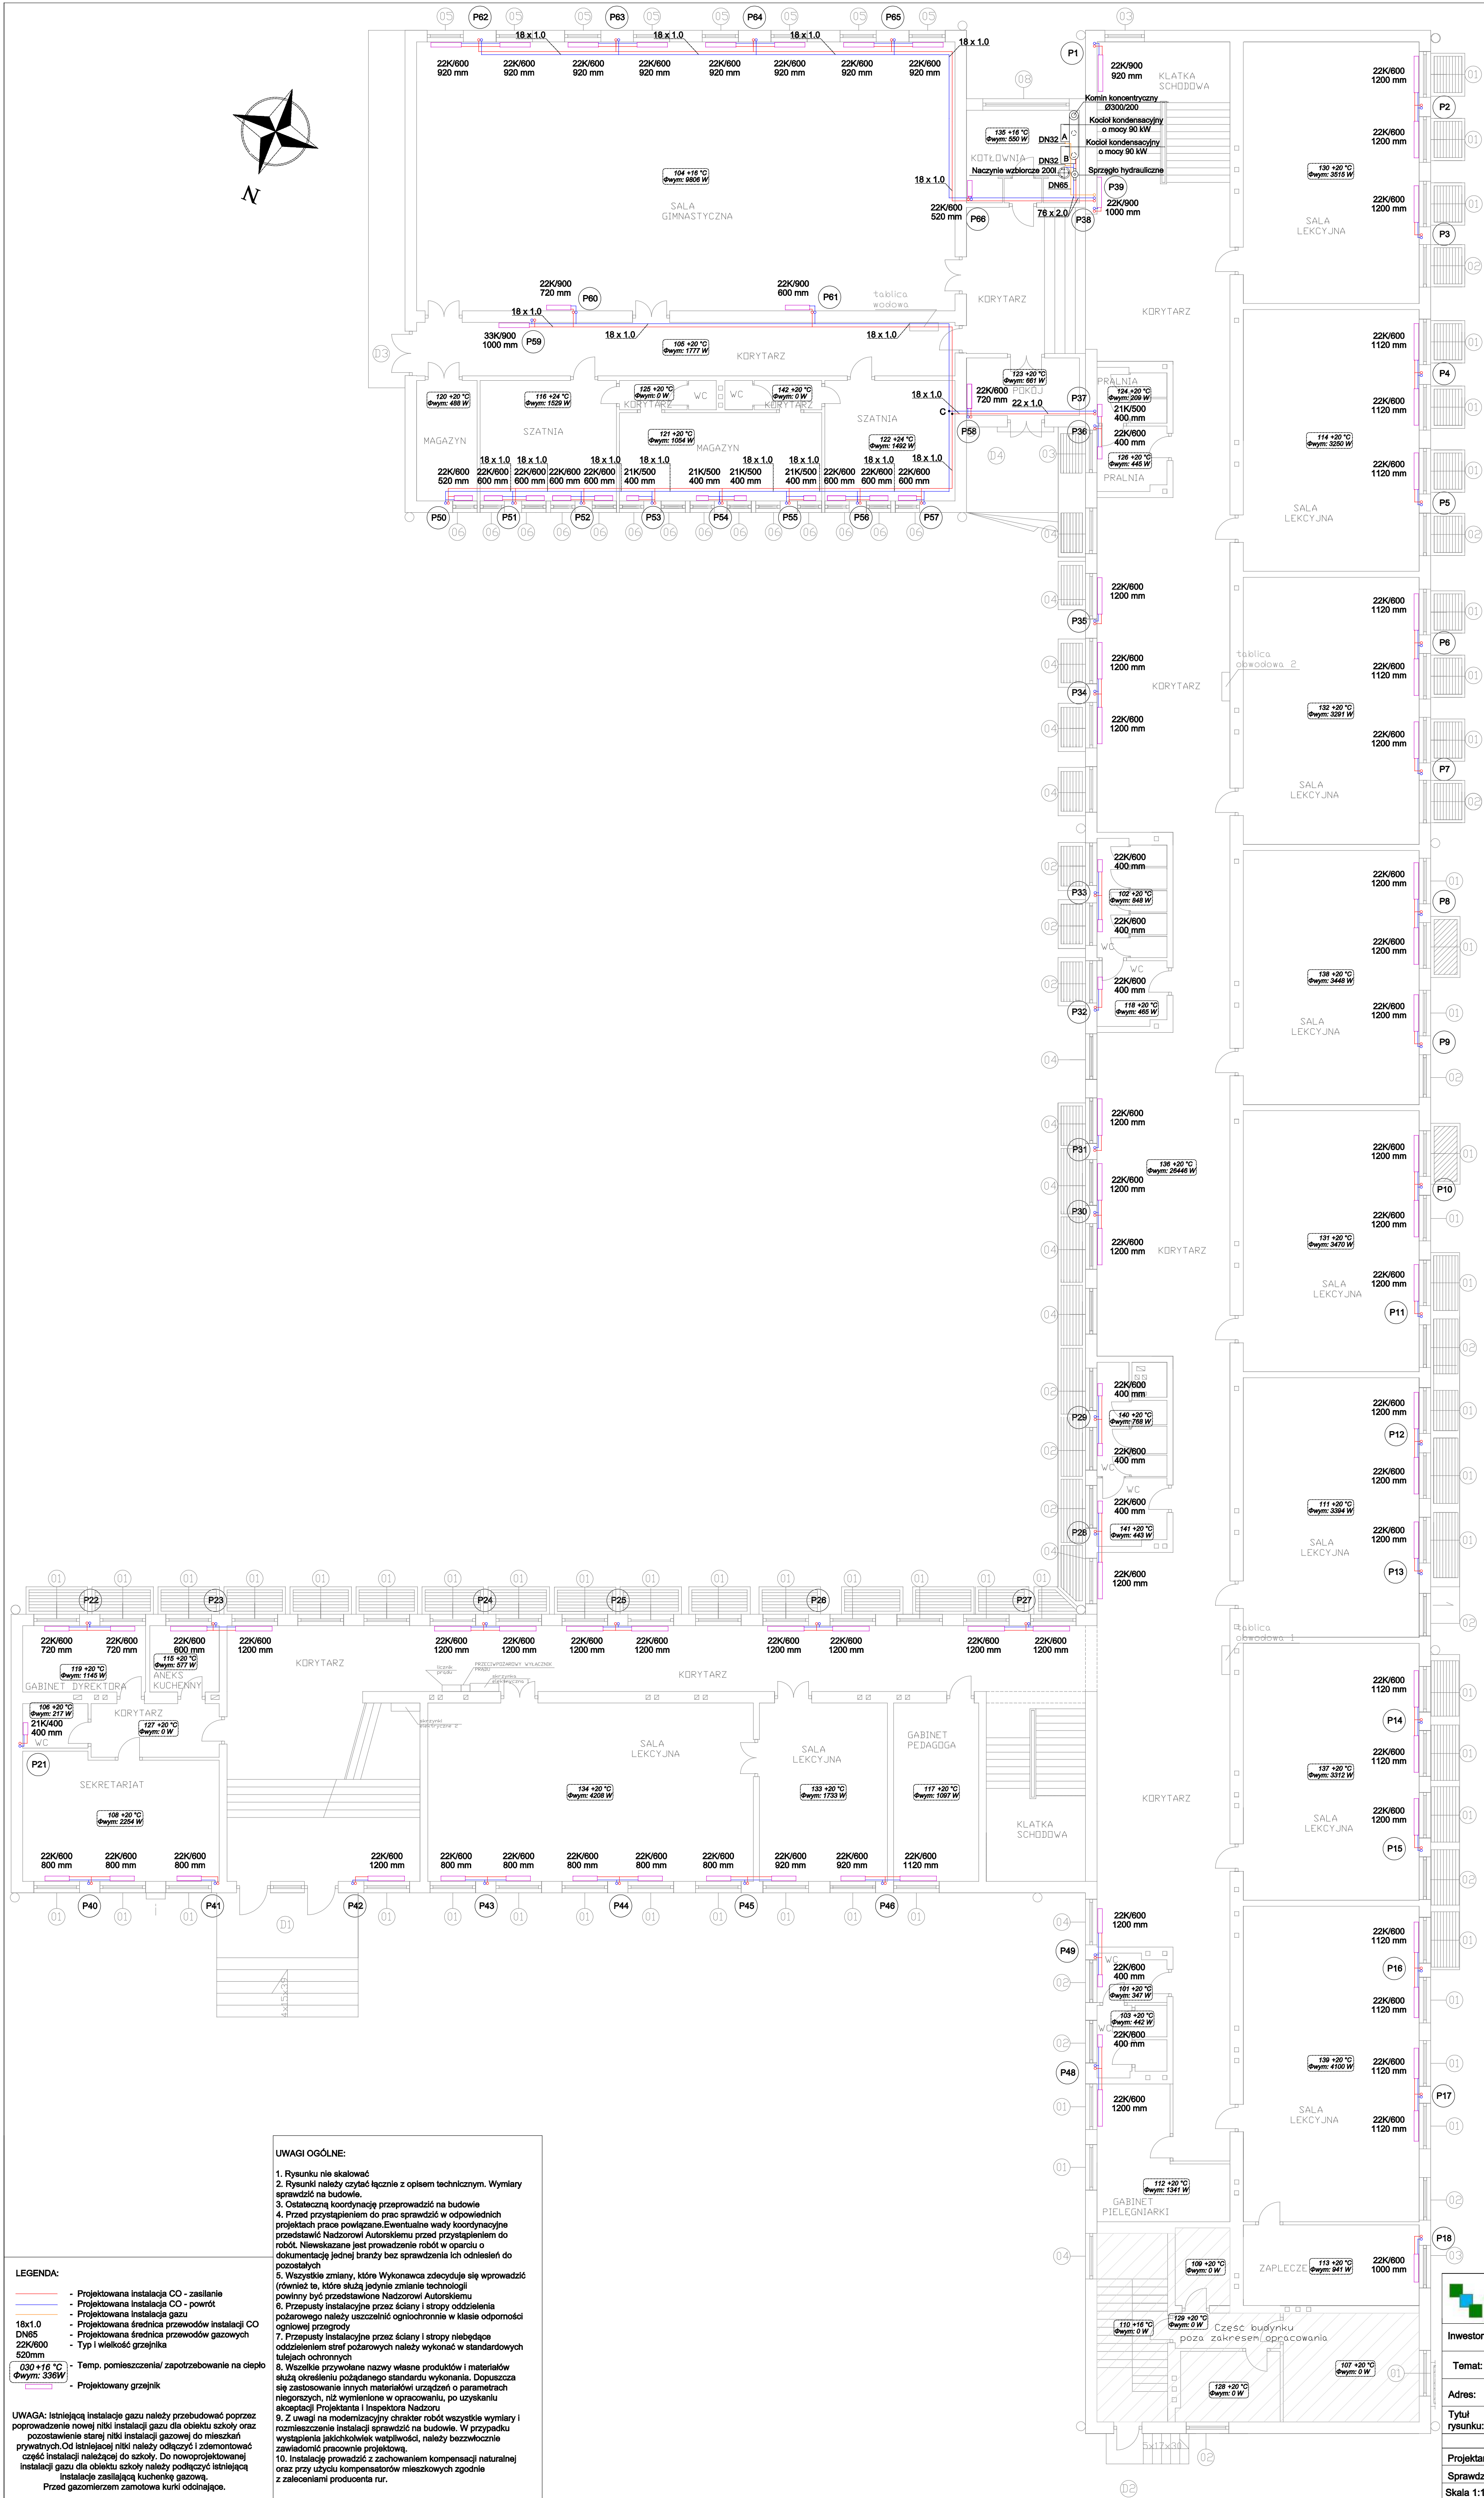


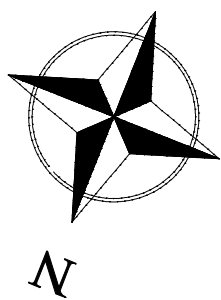

UWAGI OGÓLNE:

1. Rysunki nie skalować
2. Rysunki należy czytać łącznie z opisem technicznym. Wymiary sprawdzić na budowie.
3. Ostateczną koordynację przeprowadzić na budowie
4. Przed przystąpieniem do prac sprawdzić w odpowiednich projektach prace powiązane. Ewentualne wady koordynacyjne przedstawić Nadzorowi Autorskiemu przed przystąpieniem do robót. Niewskazane jest prowadzenie robót w oparciu o dokumentację jednej branży bez sprawdzenia ich odniesień do pozostałych
5. Wszystkie zmiany, które Wykonawca zdecydował się wprowadzić (również te, które służą jedynie zmianie technologii) powinny być przedstawione Nadzorowi Autorskiemu
6. Przepusty instalacyjne przez ściany i stropy oddzielenia pożarowego należy uszczelnić ogniochronnie w klasie odporności ogniowej przegrody
7. Przepusty instalacyjne przez ściany i stropy niebędące oddzieleniem stref pożarowych należy wykonać w standardowych oddzieleniach ogniochronnych
8. Wszystkie przywołane nazwy własne produktów i materiałów służą określeniu pożądanego standardu wykonania. Dopuszcza się zastosowanie innych materiałów urządzeń o parametrach niegorszych, niż wymienione w opracowaniu, po uzyskaniu akceptacji Projektanta i Inspektora Nadzoru
9. Z uwagi na modernizacyjny charakter robót wszystkie wymiary i rozmieszczenie instalacji sprawdzić na budowie. W przypadku wystąpienia jakichkolwiek wątpliwości, należy bezwzględnie zawiadomić Projektanta
10. Instalację prowadzić z zachowaniem kompensacji naturalnej oraz przy użyciu kompensatorów mieszkowych zgodnie z zaleceniami producenta rur.

LEGENDA:

- Projektowana instalacja CO - zasilanie
- Projektowana instalacja CO - powrót
- Projektowana instalacja gazu
- Projektowana średnica przewodów instalacji CO
- Projektowana średnica przewodów gazowych
- Typ i wielkość grzejnika
- Temp. pomieszczenia/ zapotrzebowanie na ciepło
- Projektowany grzejnik

UWAGA: Istniejącą instalację gazu należy przebudować poprzez pozostawienie starej nitki instalacji gazowej do mieszkań prywatnych. Od istniejącej nitki należy odłączyć i zdemontować część instalacji należącej do szkoły. Do nowoprojektowanej instalacji gazu dla obiektu szkoły należy podłączyć istniejącą instalację zasilającą kuchnię gazową. Przed gazomierzem zamontować kurtki odciążające.



GREENPROJECT

ŁUKASZ CHŁAP

42-125 GRUSZEWNA, UL. KŁOBUCKA 31
TEL. 891 908 474
NIP 574-196-64-48

Investor:	Gmina Paczków, ul. Rynek 1, 48-370 Paczków		
Temat:	Termomodernizacja Publicznej Szkoły Podstawowej nr 3 w Paczkowie im. Jana Pawła II		
Adres:	ul. 1 Maja 2, 48-370 Paczków dz. nr 107/04		
Tytuł rysunku:	Rzut parteru - Instalacja gazu i CO		
	Imię i Nazwisko	Nr uprawnień	Podpis
Projektant:	mgr inż. Łukasz Mirczak	SLK/1059/PWOS/05	
Sprawdził:	mgr inż. Rafał Chruszczyński	SLK/4583/PWOS/12	
Skala 1:100	Data : 04.2016	Branża: Sanitarna	Nr rys.: S2