


SCHEMAT KONSTRUKCJI

skala 1:50

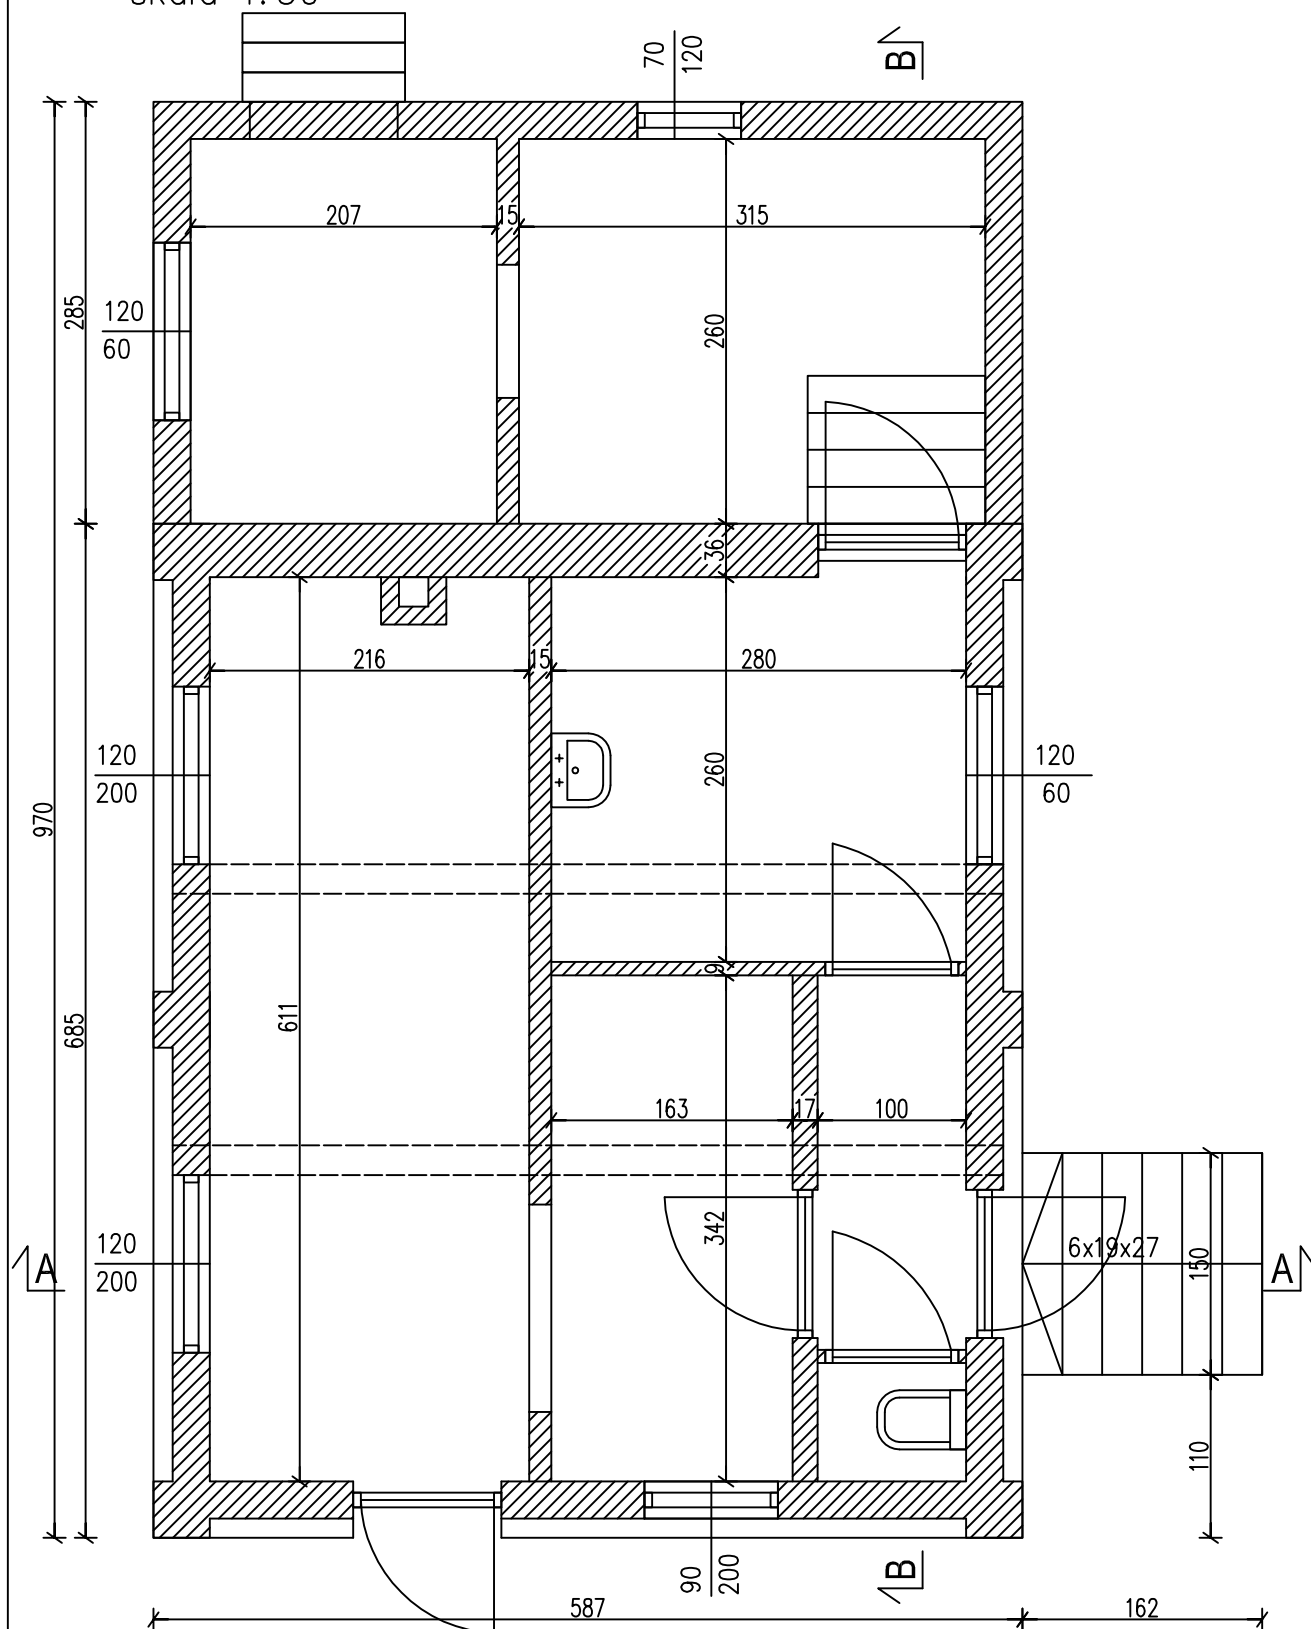

Inwestor: Gmina Paczków, ul. Rynek 1, 48-370 Paczków

Temat: Projekt budowlany zbiornika retencyjnego ścieków dopływających dla oczyszczalni ścieków w Paczkowie
- rozbiórka nieużytkowanych obiektów

	Imię i nazwisko		Data:	Podpis:	EKO-KOMPLEKS ul. Guzewska 14 95-030 Rzgów tel. 0-42 227 87 86 0-42 227 88 78
Projektant:	mgr inż. Anna Zamiatnin <i>upr. nr 314/90/WŁ</i>		05.15		
Rysunek:	RZUT PARTERU BUDYNKU TECHNICZNEGO				
Skala: 1:50	Branża: Budowlana	Stadium: projektowe PB			Rys. 2